
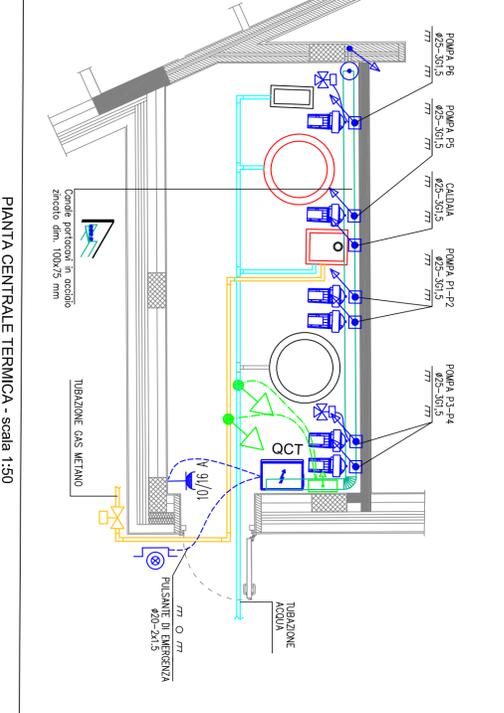


LEGENDA SIMBOLI	
	Quadro elettrico (vedi tavola "Schemi quadri elettrici")
	Conduttura dispendente/pressante/derivante
	Cassella di derivazione installata a vista / racchiusa a parete
	Pulsante di emergenza con accesso protetto (con copripedio di vetro ecc.)
	Elettropompa
	Presse interbloccate 3F-T 400 V
	Presse interbloccate F+N-T 230 V
	Motore elettrico
	Presse schuko 2P+T protetta IP44
	Presse schuko 2P+T
	Pannello sezionabile
	Ventilatori assiali
	Estrattore d'aria
	Pulsantiera
	Valvola a tre vie motorizzata
	Valvola motorizzata di intercettazione combustibile
	Calore radiante
	Collettore di terra / Collegamento equipotenziale
	Pulsante a tirante per chiamata / Pulsante di reset chiamata
	Pannello ottico acustico alarme disabili
	Pannello separapunti elettronico
	Canale porta-cavi assoluto in ac-2x dimensioni 300x75 mm
	Canale porta-cavi relativo in tubo protettivo a vista
	Conduttura in canale porta-cavi in acciaio zincato

PROGETTO ESECUTIVO IMPIANTO ELETTRICO
ELABORATO COME RICHIESTO DALLA GUIDA CEI 0-27/SC. 24569 TABELLA 'B' CLASSIFICAZIONE TER-BT


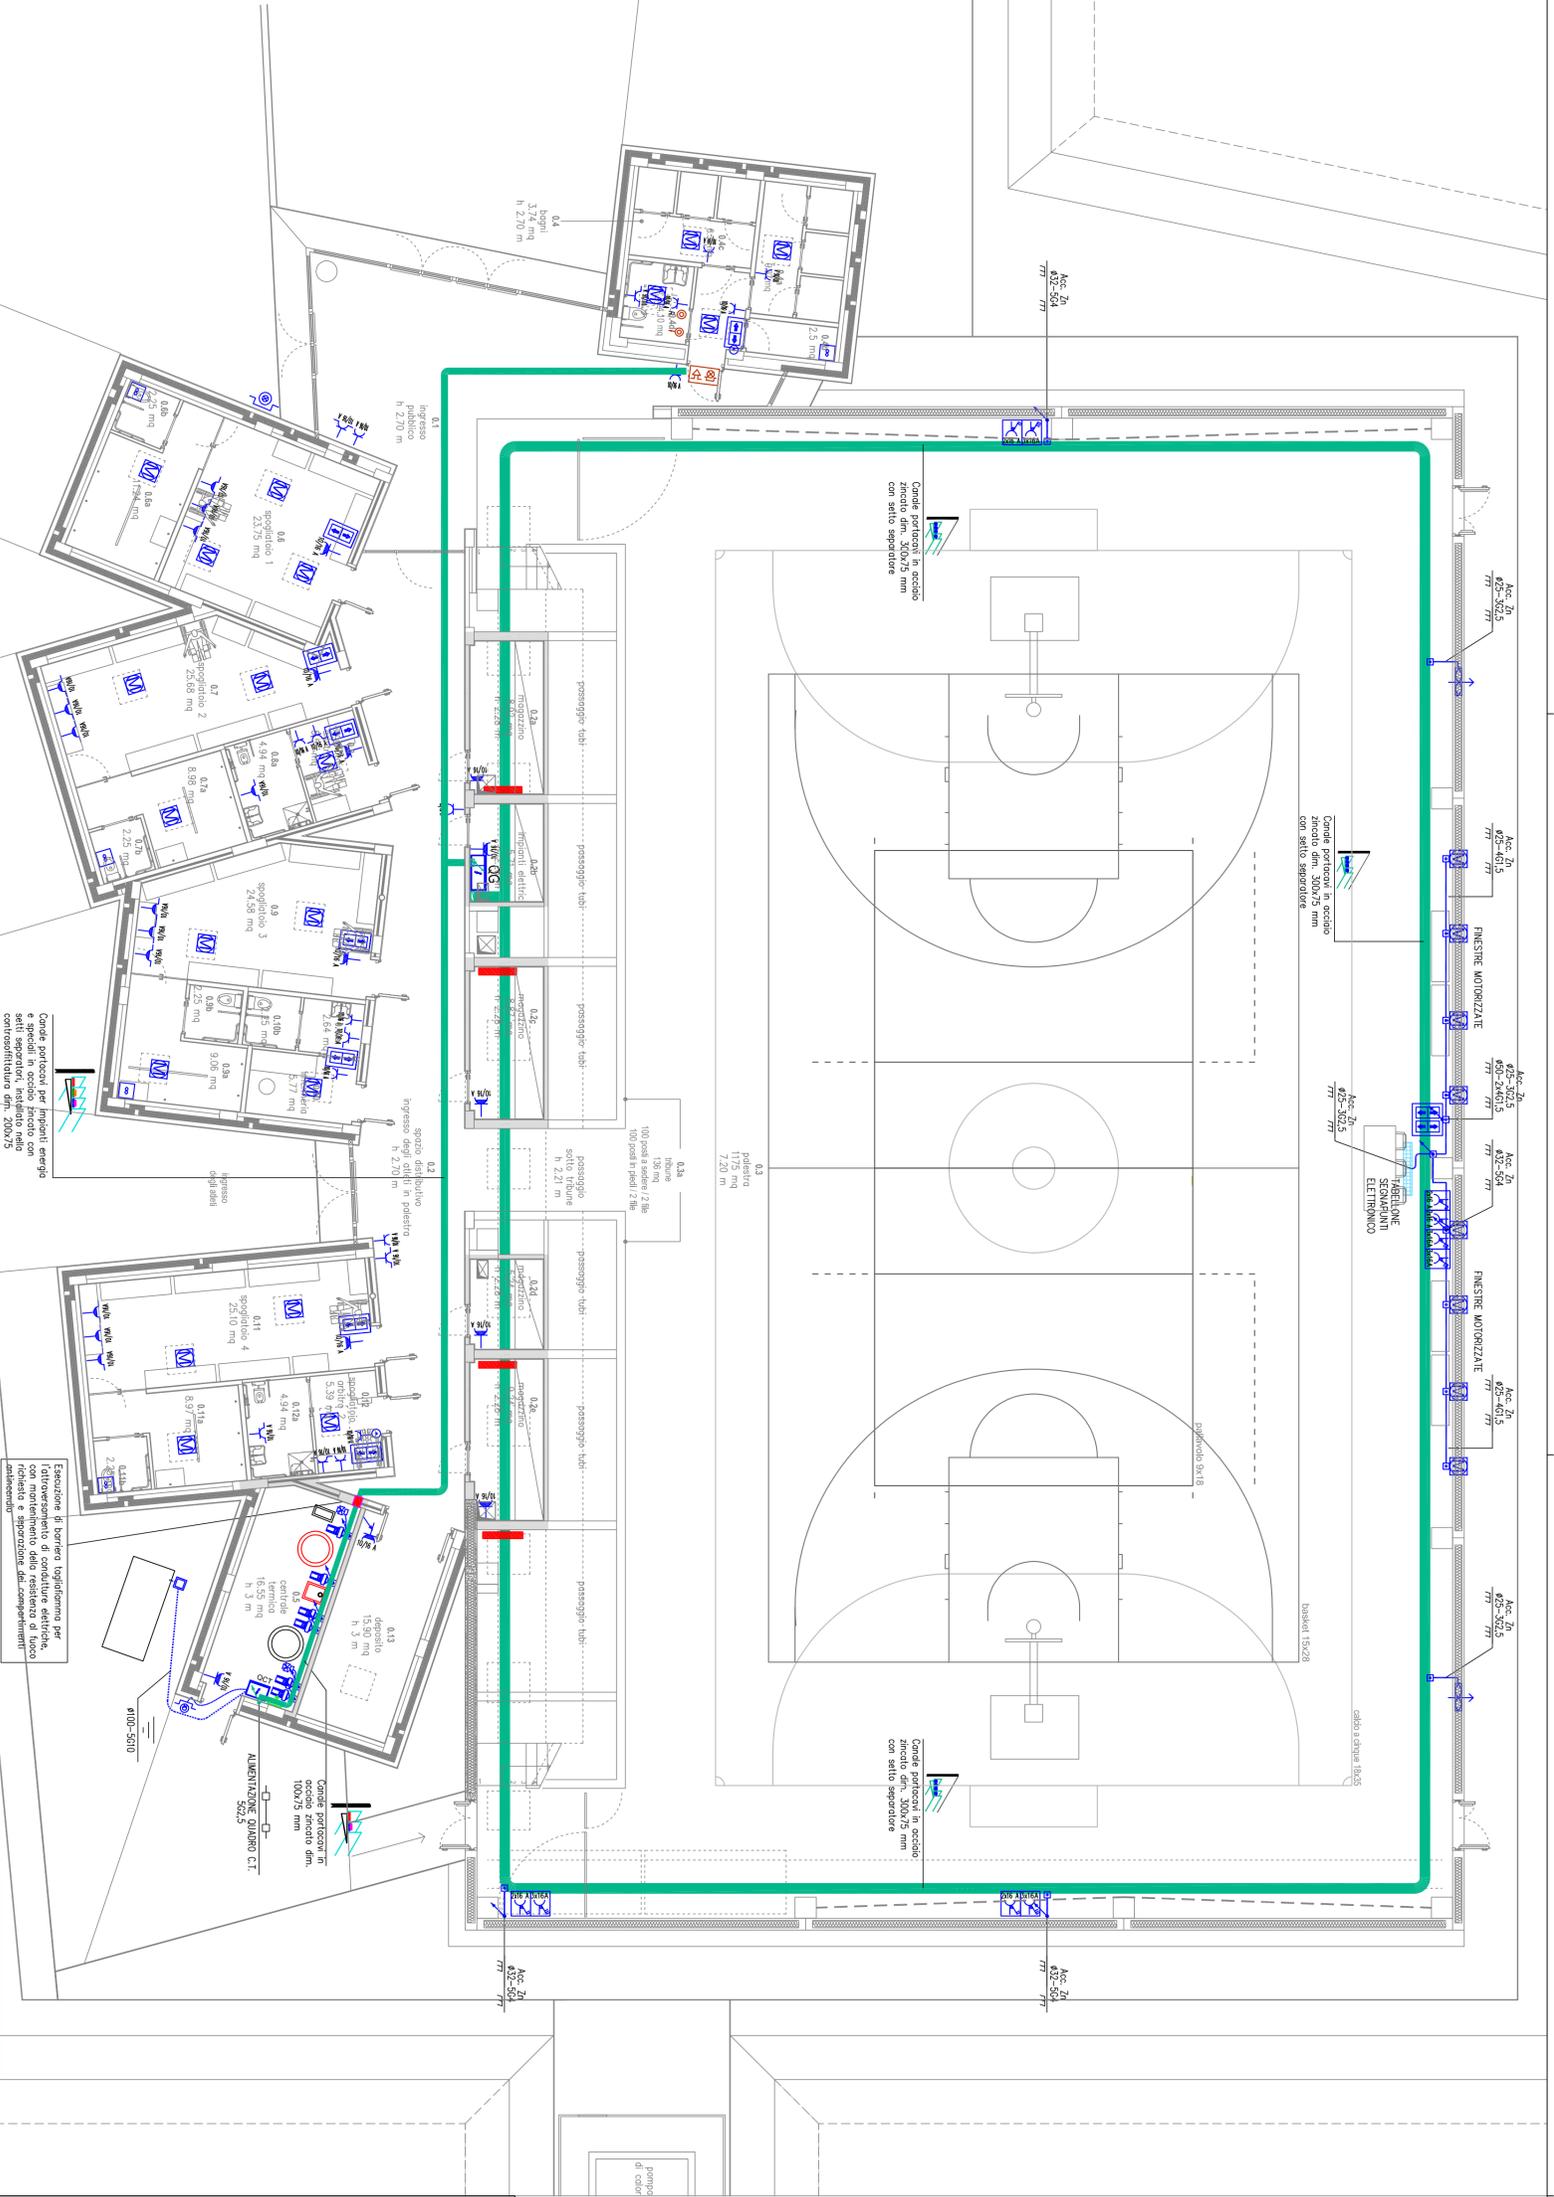


COLLEGAMENTI ALLE UTENZE IN DERIVAZIONE DALLE RISPETTIVE DOORSALI:

- PRESE 10/16 A: 020/25-2x2,5+1G2,5 FG17/FG16OM16
- PRESE LUCE: 020/2x1,5+1G1,5 FG17/FG16OM16
- PUNTI DI COMANDO: 020/2x1,5+1G1,5 FG17/FG16OM16

LE FORMAZIONI DELLE DORSALI DELL'IMPIANTO ENERGIA SONO SPECIFICATE NELLA TAV. SCHEMI QUADRI ELETTRICI E DOVRANNO TENER CONTO DELLA TABELLA A FINICO

Conduttore unipolare FS17					
Sezione	Diametro esterno minimo dei tubi flessibili sottocorona				
1	1,5	2,5	4	6	10
2	16	20	20	25	32
3	16	20	25	32	32
4	20	20	25	32	32
5	20	25	25	32	40
6	20	25	32	32	40
7	20	25	32	32	40
8	25	32	32	40	50
9	25	32	32	50	50

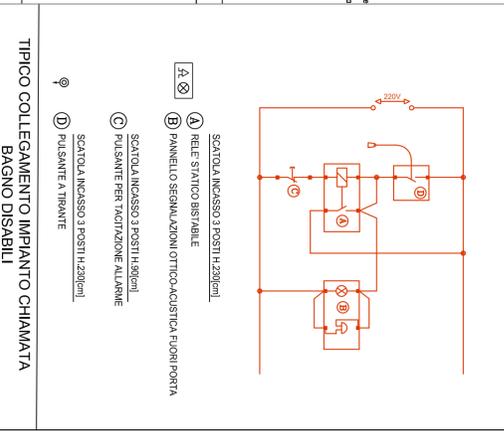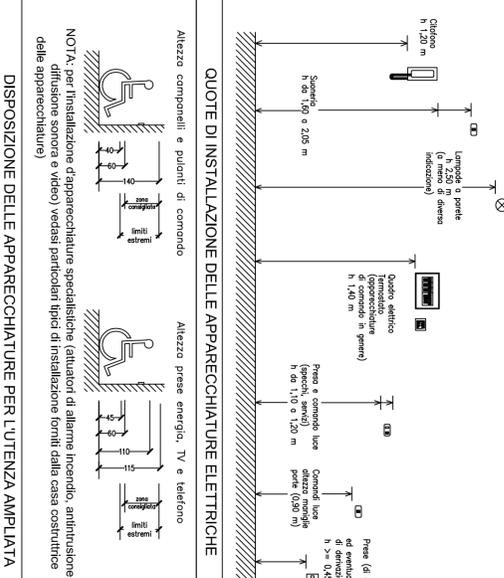

STUDIO PROGETTI ELETTRICI
di Per. Ind. Magri & Associati
24060 Chiavari (Ge) - Via Trieste, 19
Tel. 051/839150 - Fax 051/4496605
E-mail: info@studioprogetti.net

Rev.	Data	Descrizione	Eseguito	Verificato	Approvato
1	Ottobre 18	AGGIORNAMENTO	C.M.	G.L.	G.M.
0	Marzo 18	PRIMA EMISSIONE	C.M.	G.L.	G.M.

AMMINISTRAZIONE COMUNALE
COMUNE DI PONTE SAN PIETRO
PROVINCIA DI BERGAMO

OGGETTO: PROGETTO PER LA REALIZZAZIONE DI NUOVA PALESTRA NELL'AREA DEL CENTRO "LA PROPOSTA" DI VIA SAN MARCO (LOCALITA' BRIOLO)

PIANTA PIANO TERRA
DISTRIBUZIONE IMPIANTI D.I.F.M.

Scadenza: **1-100/50**

Scale: 1:100/50

Tipologia: 01118-E-110P